



# PŮDORYS STŘECHY

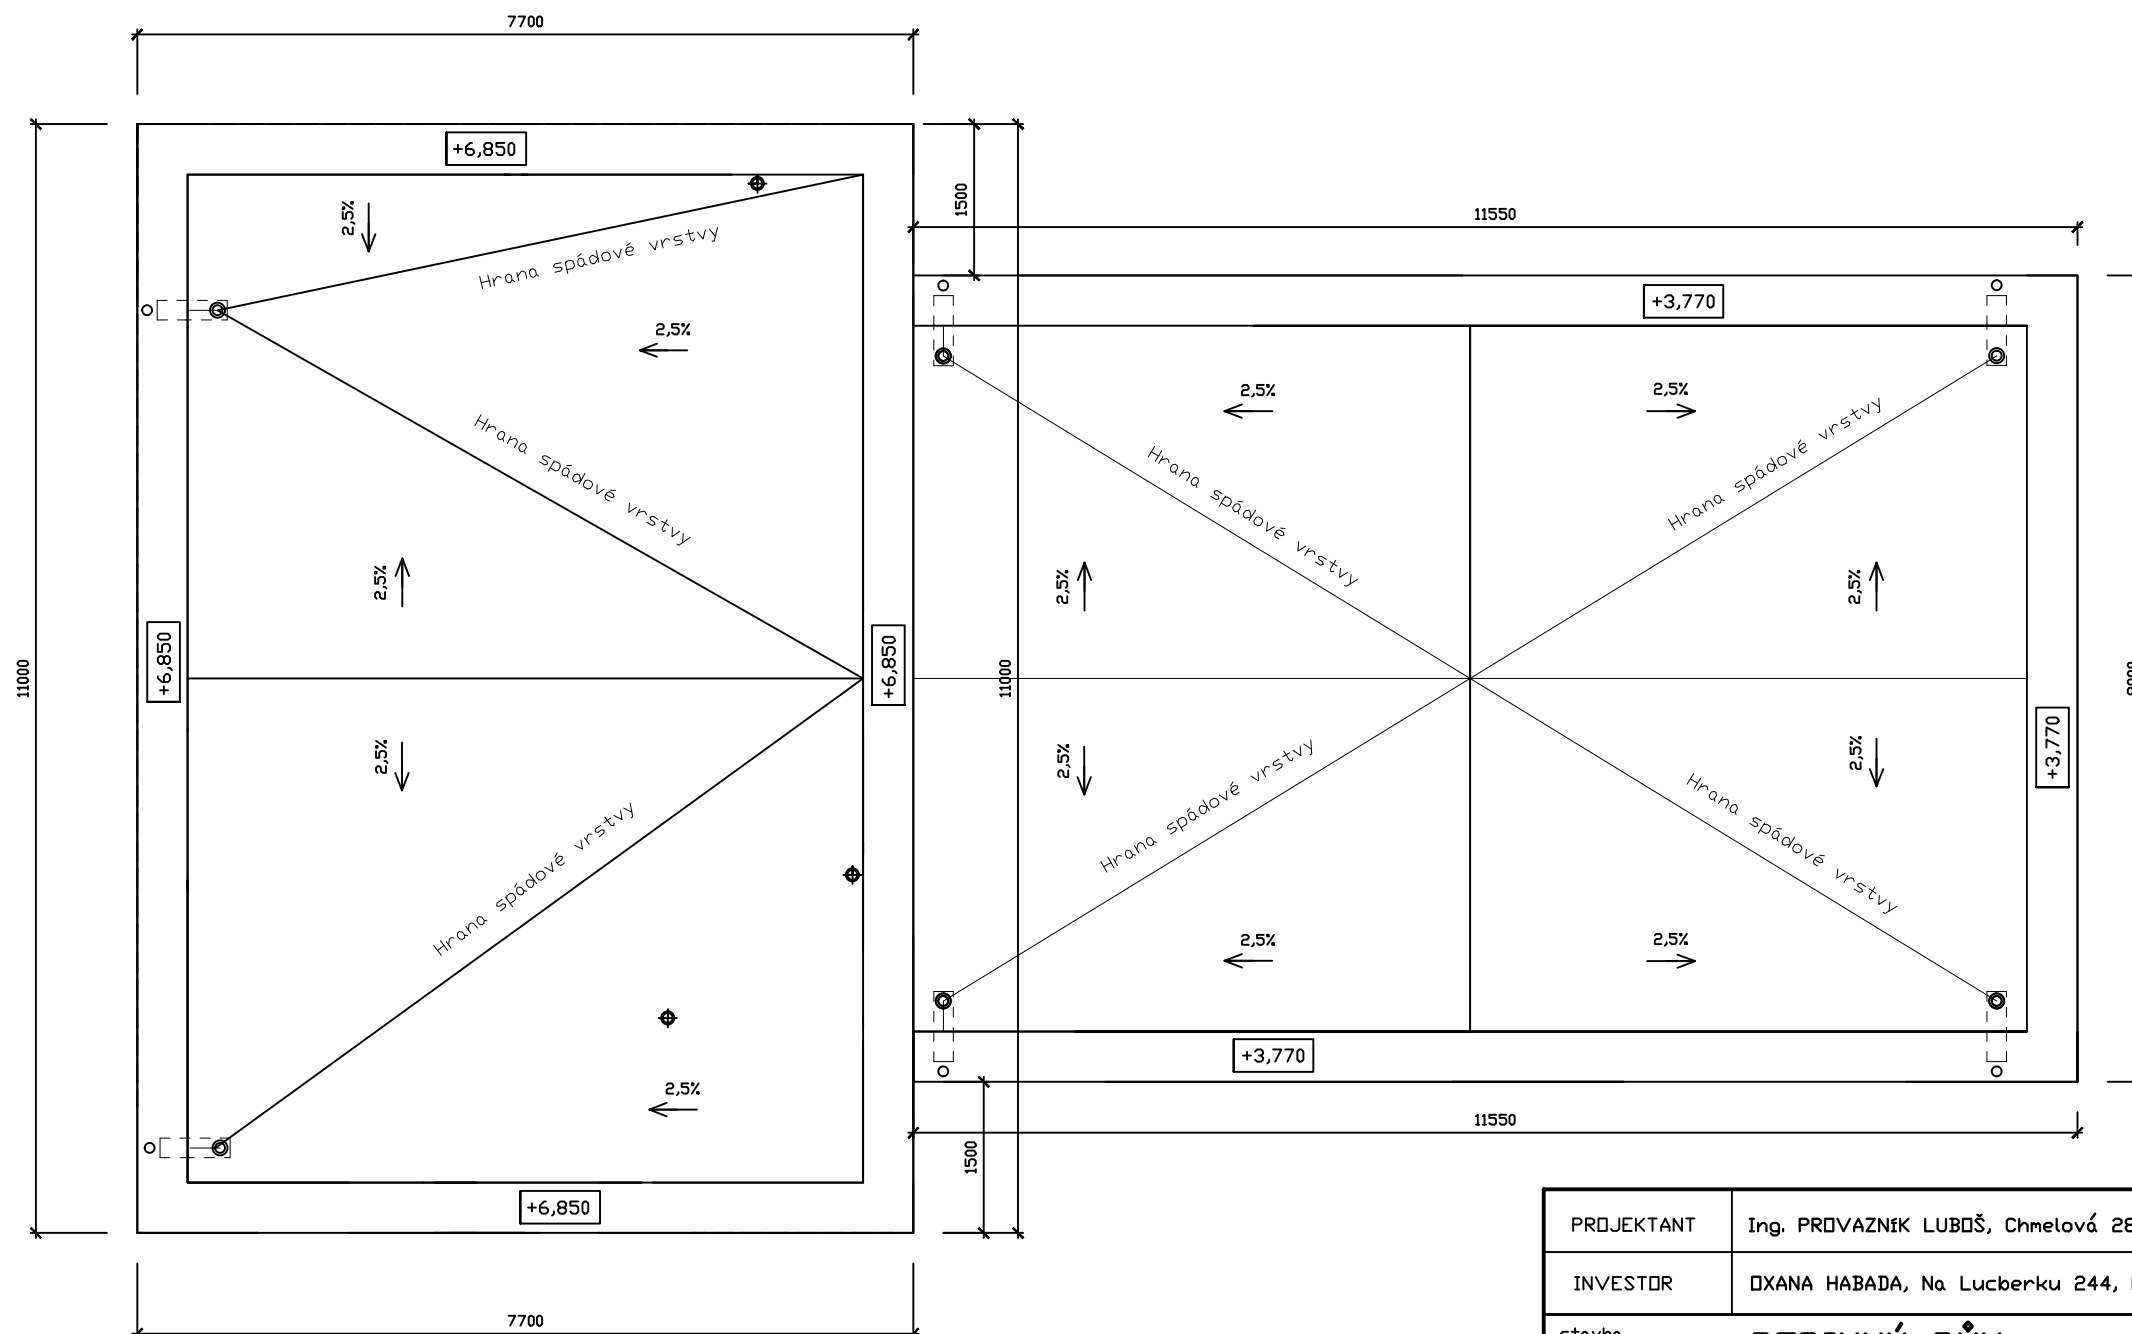

## LEGENDA:

- Střešní dešťová vpust dvoustupňová s krycím košem
- ⊕ Větrací hlavice vnitřní kanalizace

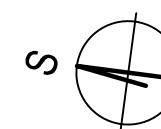

|                  |  |                |         |         |
|------------------|--|----------------|---------|---------|
| PROJEKTANT       | Ing. PROVAZNIK LUBOŠ, Chmelová 2816/13, PRAHA 10           |                |         |         |
| INVESTOR         | OXANA HABADA, Na Lucberku 244, Králův Dvůr-Levín           |                |         |         |
| stavba           | <b>RODINNÝ DŮM</b><br>p.č. 324/247<br>k.ú. Levín u Berouna |                | datum   | 08/2022 |
|                  |  |                | stupeň  | DSP     |
|                  |  |                | měřítko | 1 : 75  |
| část dokumentace | ACHITEKTONICKO-STAVEBNÍ ŘEŠENÍ                             | č.výkresu      | č.paré  |         |
| obsah výkresu    | <b>PŮDORYS STŘECHY</b>                                     | <b>D.1.1.8</b> |         |         |